


MAPA DO CELÓW INFORMACYJNYCH

SKALA 1:500

obr. 0001, ark. 15: dz. 48/2

Sopot, ul. Powstańców Warszawy 55

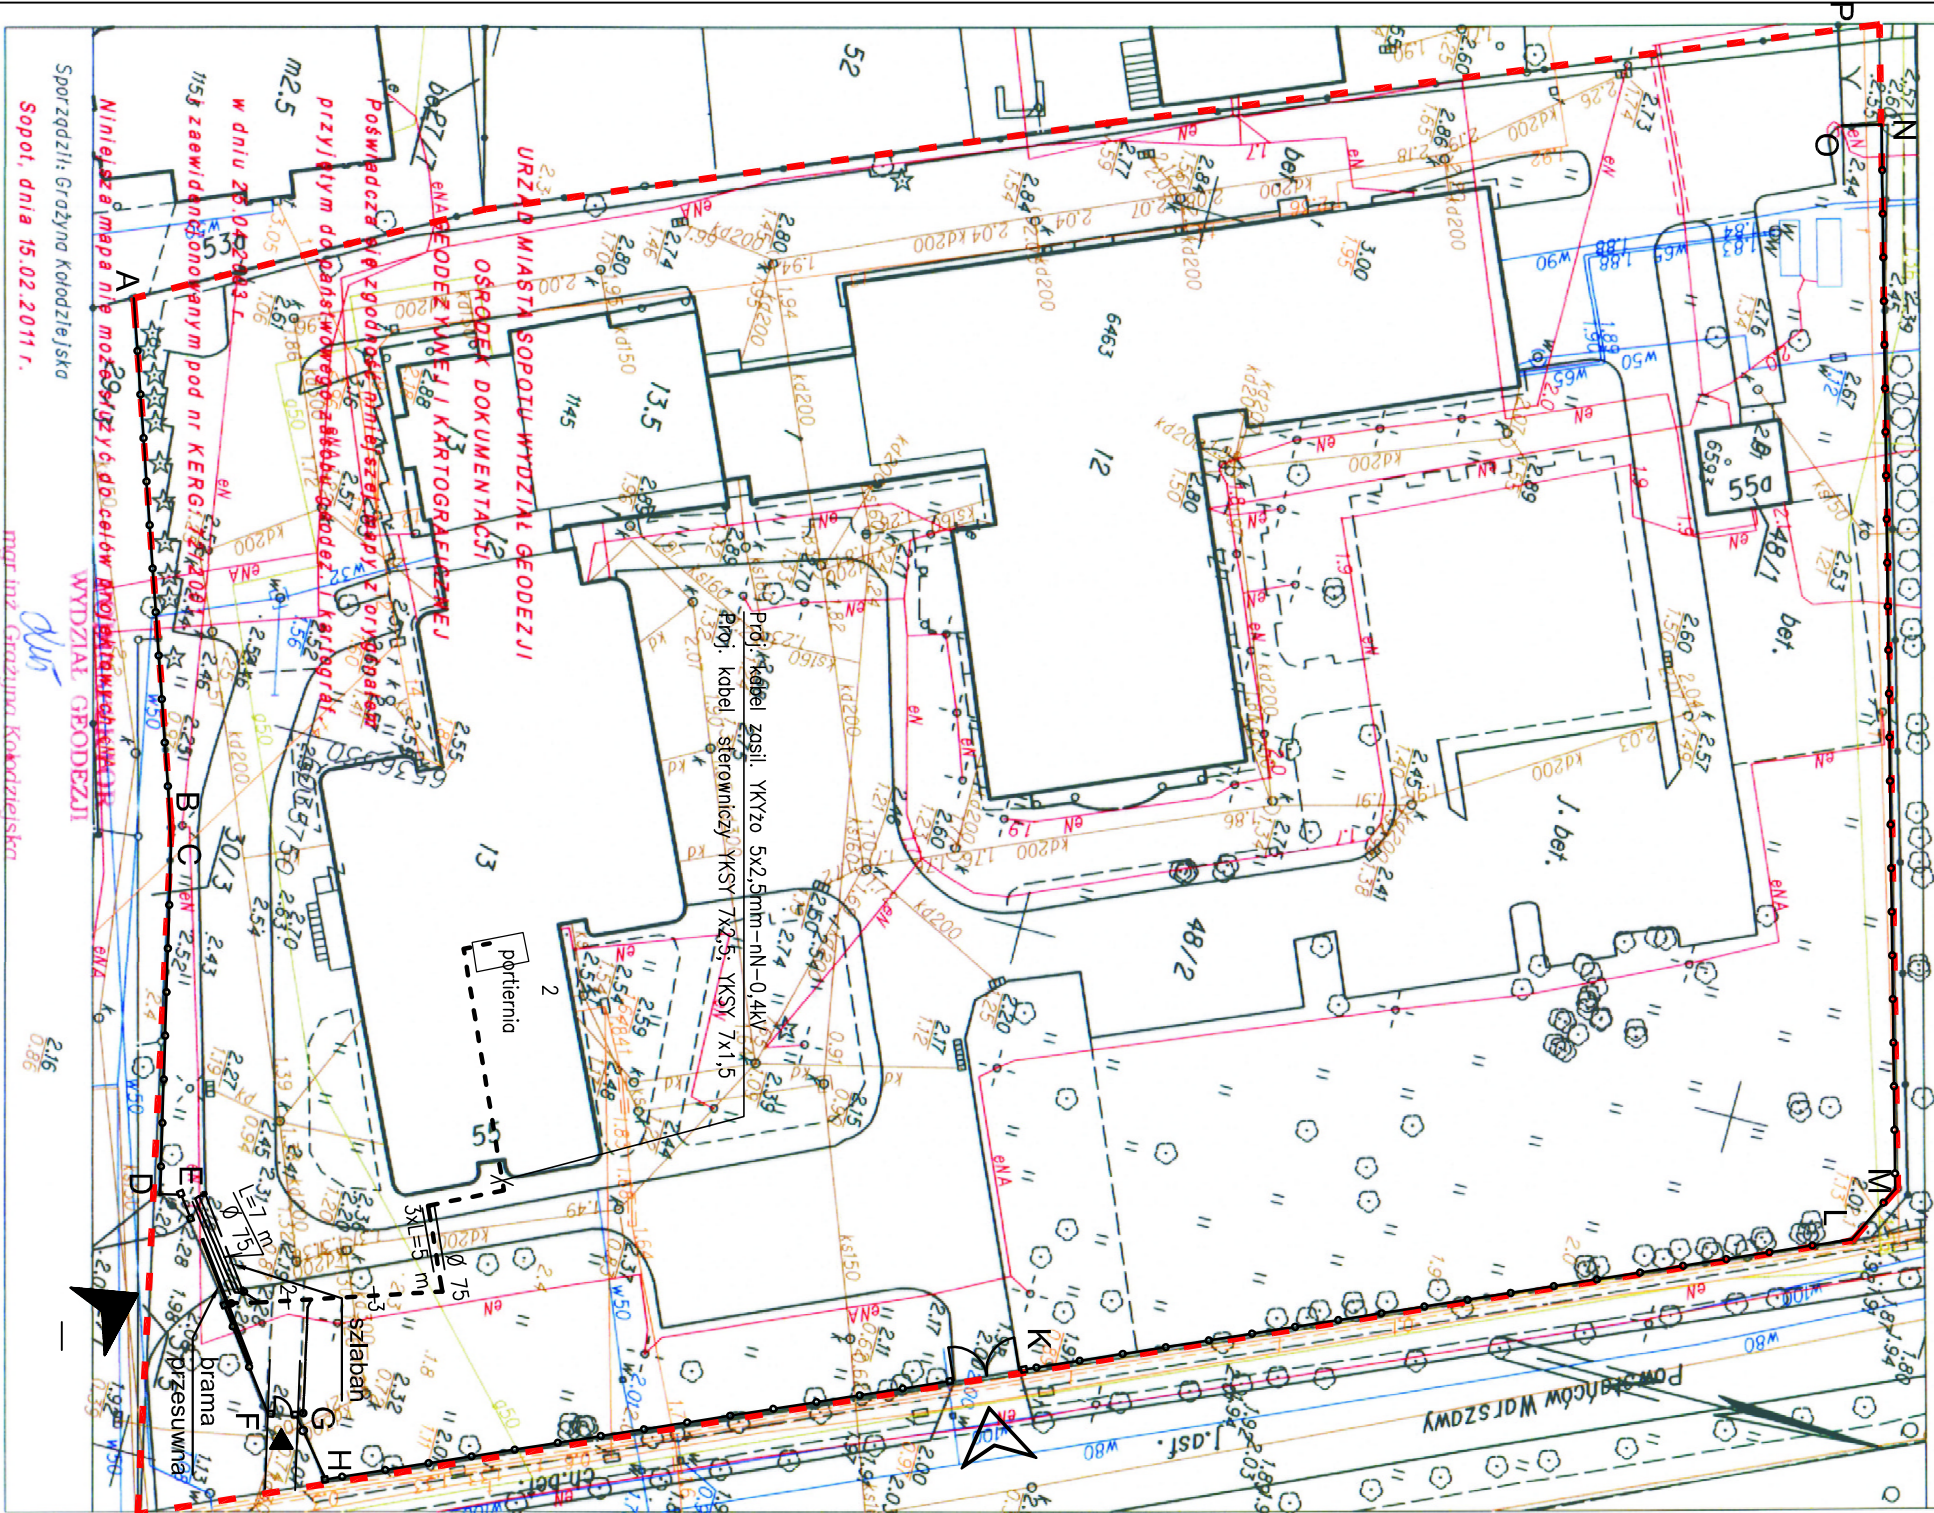

OZNACZENIA:

GRANICA DZIAŁKI

ISTNIEJĄCE OGRODZENIE

REMONTOWANE OGRODZENIE

PROJEKTOWANY SZLABAN

ISTNIEJĄCA ZIELEŃ WYSOKA

GŁÓWNA BRAMA WJAZDOWA

BRAMA PROŻ.

FURTKA

OZNACZENIA

Proj. kabel WLZ-YKY70 5x2,5mm² – nN-0,4kV

Proj. kabel sterowniczy YKSY 7x2,5; YKSY 7x1,5mm²

złt zgodna z potrzebami zastosowanego rozwiązania

PRZEPUST KABLOWY GRUBOŚCIENNY Ø 75 z PCV

mgr inż. arch. Ewa Matusiak-Zdrojewska 80-180 Gdańsk; ul. Straszynska 42; tel. 0 507 172 304			
Temat:			
PROJEKT REMONTU CZĘŚCI OGRODZENIA WRAZ Z BRAMAMI WJAZDOWYMI I FURTKĄ WEJŚCIOWĄ			
Inwestor: Instytut Oceanologii PAN ul. Powstańców Warszawy 55 81-712 Sopot		Nazwa pśmuńtu: PROJEKT ZAGOSPODAROWANIA TERENU-INSTALACJE ELEKTRYCZNE	
Lokalizacja: działka nr 48/2 obr. 0001 ul. Powstańców Warszawy 55, Sopot		Autor opracowania: mgr inż. Mirosław Prociński	
Faza opracowania: projekt budowlany		Data: pożdzienik 2011	
		Nr uprniat: 3879/6d/89	
		Skala: 1:500	
		Nr rys.: E-01	